

## LEGENDA

Y1/I1 Słownik wrzecionowy 500 N

Linia zasilania  
Linia dozoruwa  
Linia dozoruwa

**CSP** - CENTRALA SYGNALIZACJI POŻARU  
- OPTYCZNA CZUŁKA DYMU

 - RĘCZNY PRZYCIŚK SYGNAŁ.

-Linie dozoruwe prowadzić przewodem opisanym na schemacie



Linie zasilające prowadzić przewodem opisanym na schemacie **EI90**

Element sterujący  
przeciwpożarowym urządzeniem  
zabezpieczającym

Element wejścia/wyjścia

wielowejściowy element kontroly

- KANAŁOWA CZUŁKA DYMU

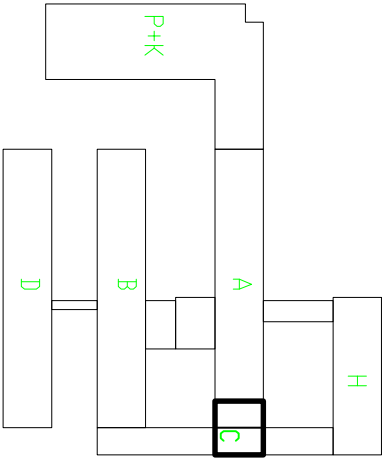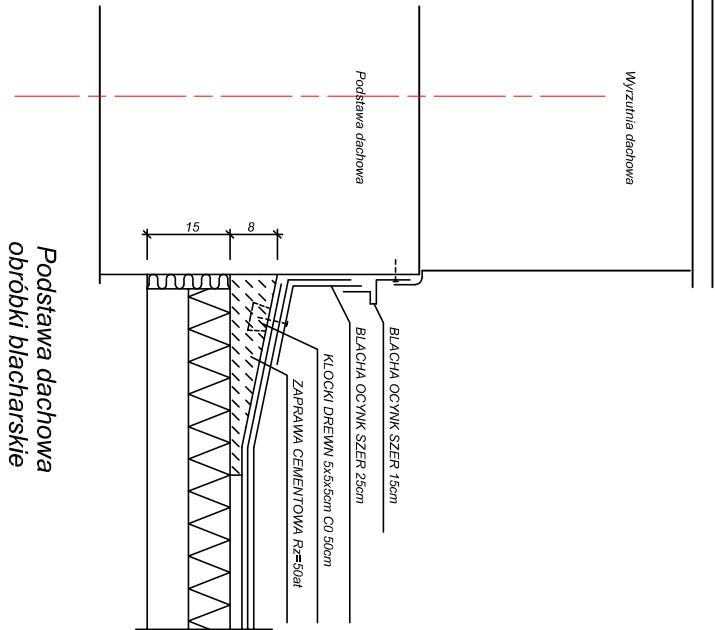

## Wojewódzki Szpital Zespolony w Elblągu

JEDYNOSTKA PROJEKTOWA	PRZEDSIĘBIORSTWO INŻYNIERYJNE KELVIN SP. Z O.O.
<b>KELVIN</b>	85-303 Bydgoszcz ul. Piętna 13
NAZWA I ADRES OBIEKTU BUDOWLANEGO:	
PROJEKT SYSTEMU ODDYMNIANIA KŁATKI SCHODOWEJ K-A3	
BUDYNKU A SZPITALA	
82-300 ELBLĄG, UL. KRÓLEWIECKA 146	
NR EWID.DZIAŁKI: OBRĘB: Obręb:	
INWESTOR	Wojewódzki Szpital Zespolony w Elblągu
82-300 Elbląg, ul. Królewiecka 146	
OPRACOWANIE:	
PROJEKT BUDOWLANY	BRANŻA ARCHITEKTURA
PROJEKTOWAŁ:	NR PROJEKTU:
mgr inż. arch. Adam MACIEJEWSKI	NR UPRAWNIEN:
WPROJOKI 1A.04.2003	DATA I PROJEKT:
15-04-2016	SPRAWDZIŁ:
mgr inż. arch. Bartosz KAMINSKI	WPROJOKI 1A.02.2003
15-04-2016	SKALA:
1:100	1:10
NAZWA PROJEKTU: Rzut dachu	